


別紙1 雨水排水接続位置図

(仮称) みかもクリーンセンター余熱利用施設整備運営事業 現況平面図 (雨水排水接続位置)

栃木県佐野市町谷町地内

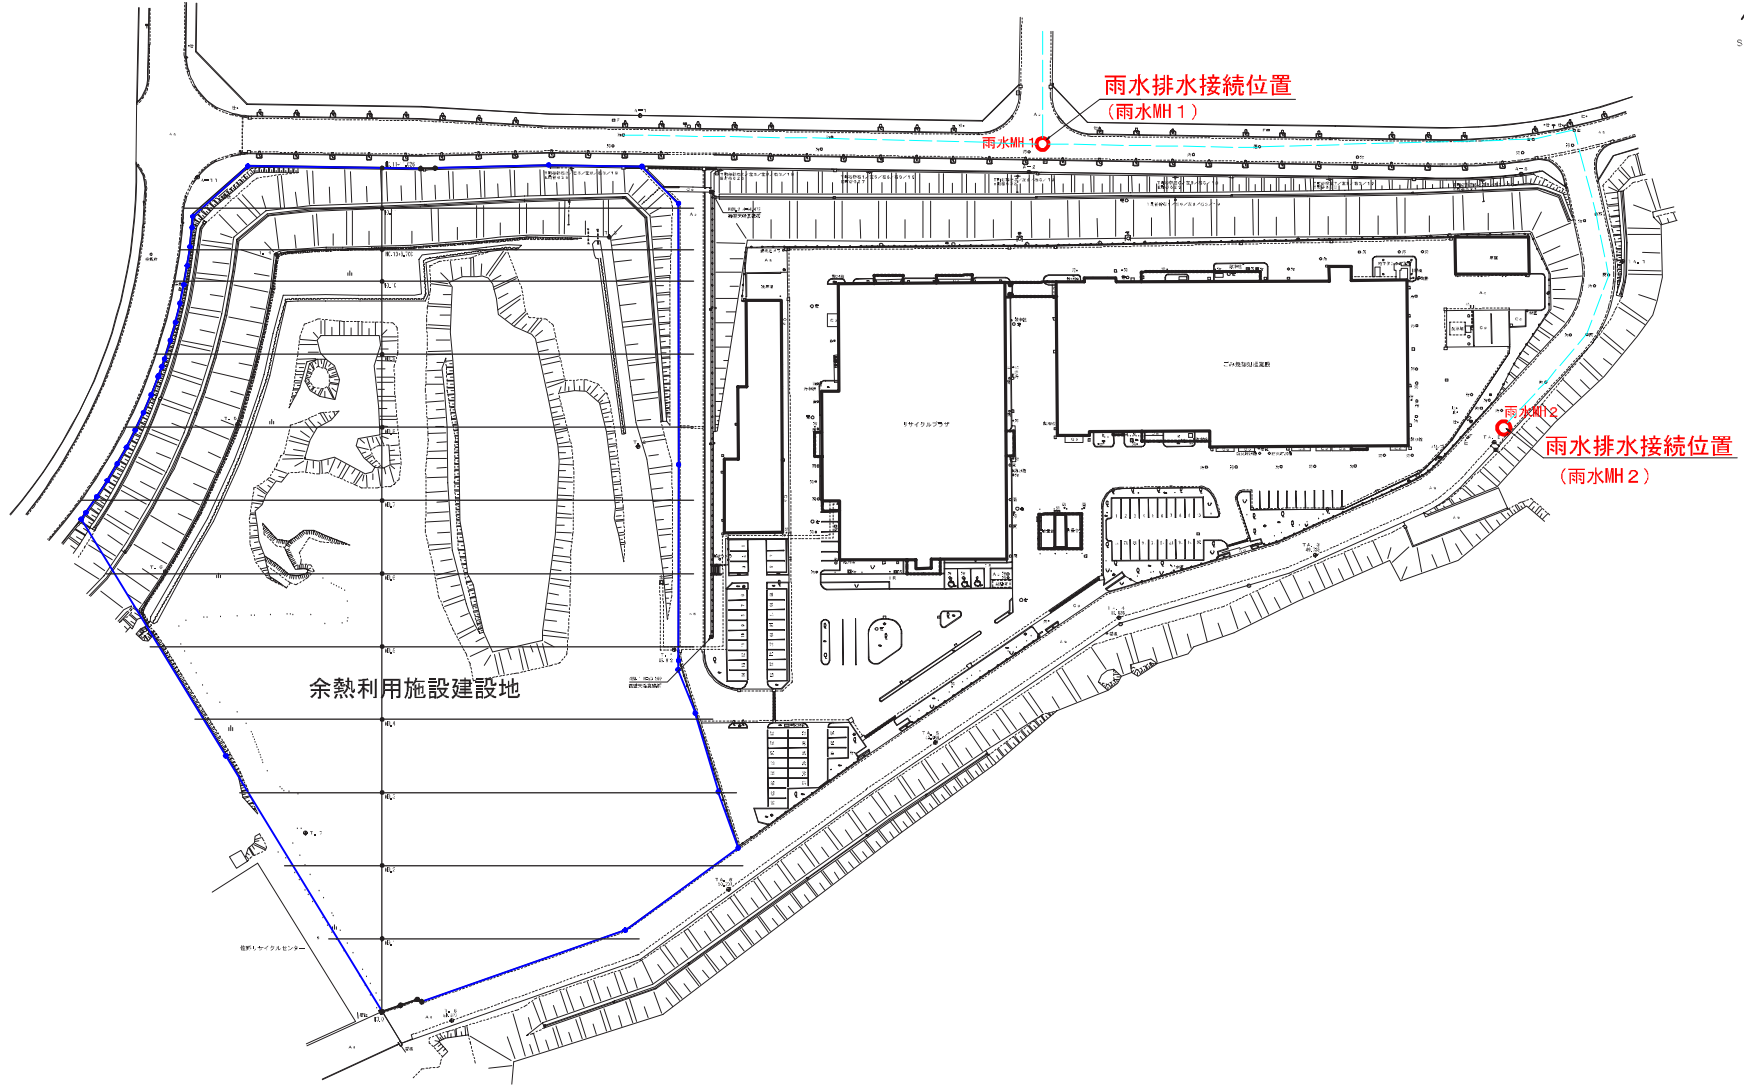

余熱利用施設建設地

雨水排水接続位置
(雨水MH1)

雨水排水接続位置
(雨水MH2)

姓名	株式会社みかもクリーンセンター建設部
図名	現況平面図
縮尺	S=NONE
標尺	標尺
設計者	製図者
図面番号	1/1